


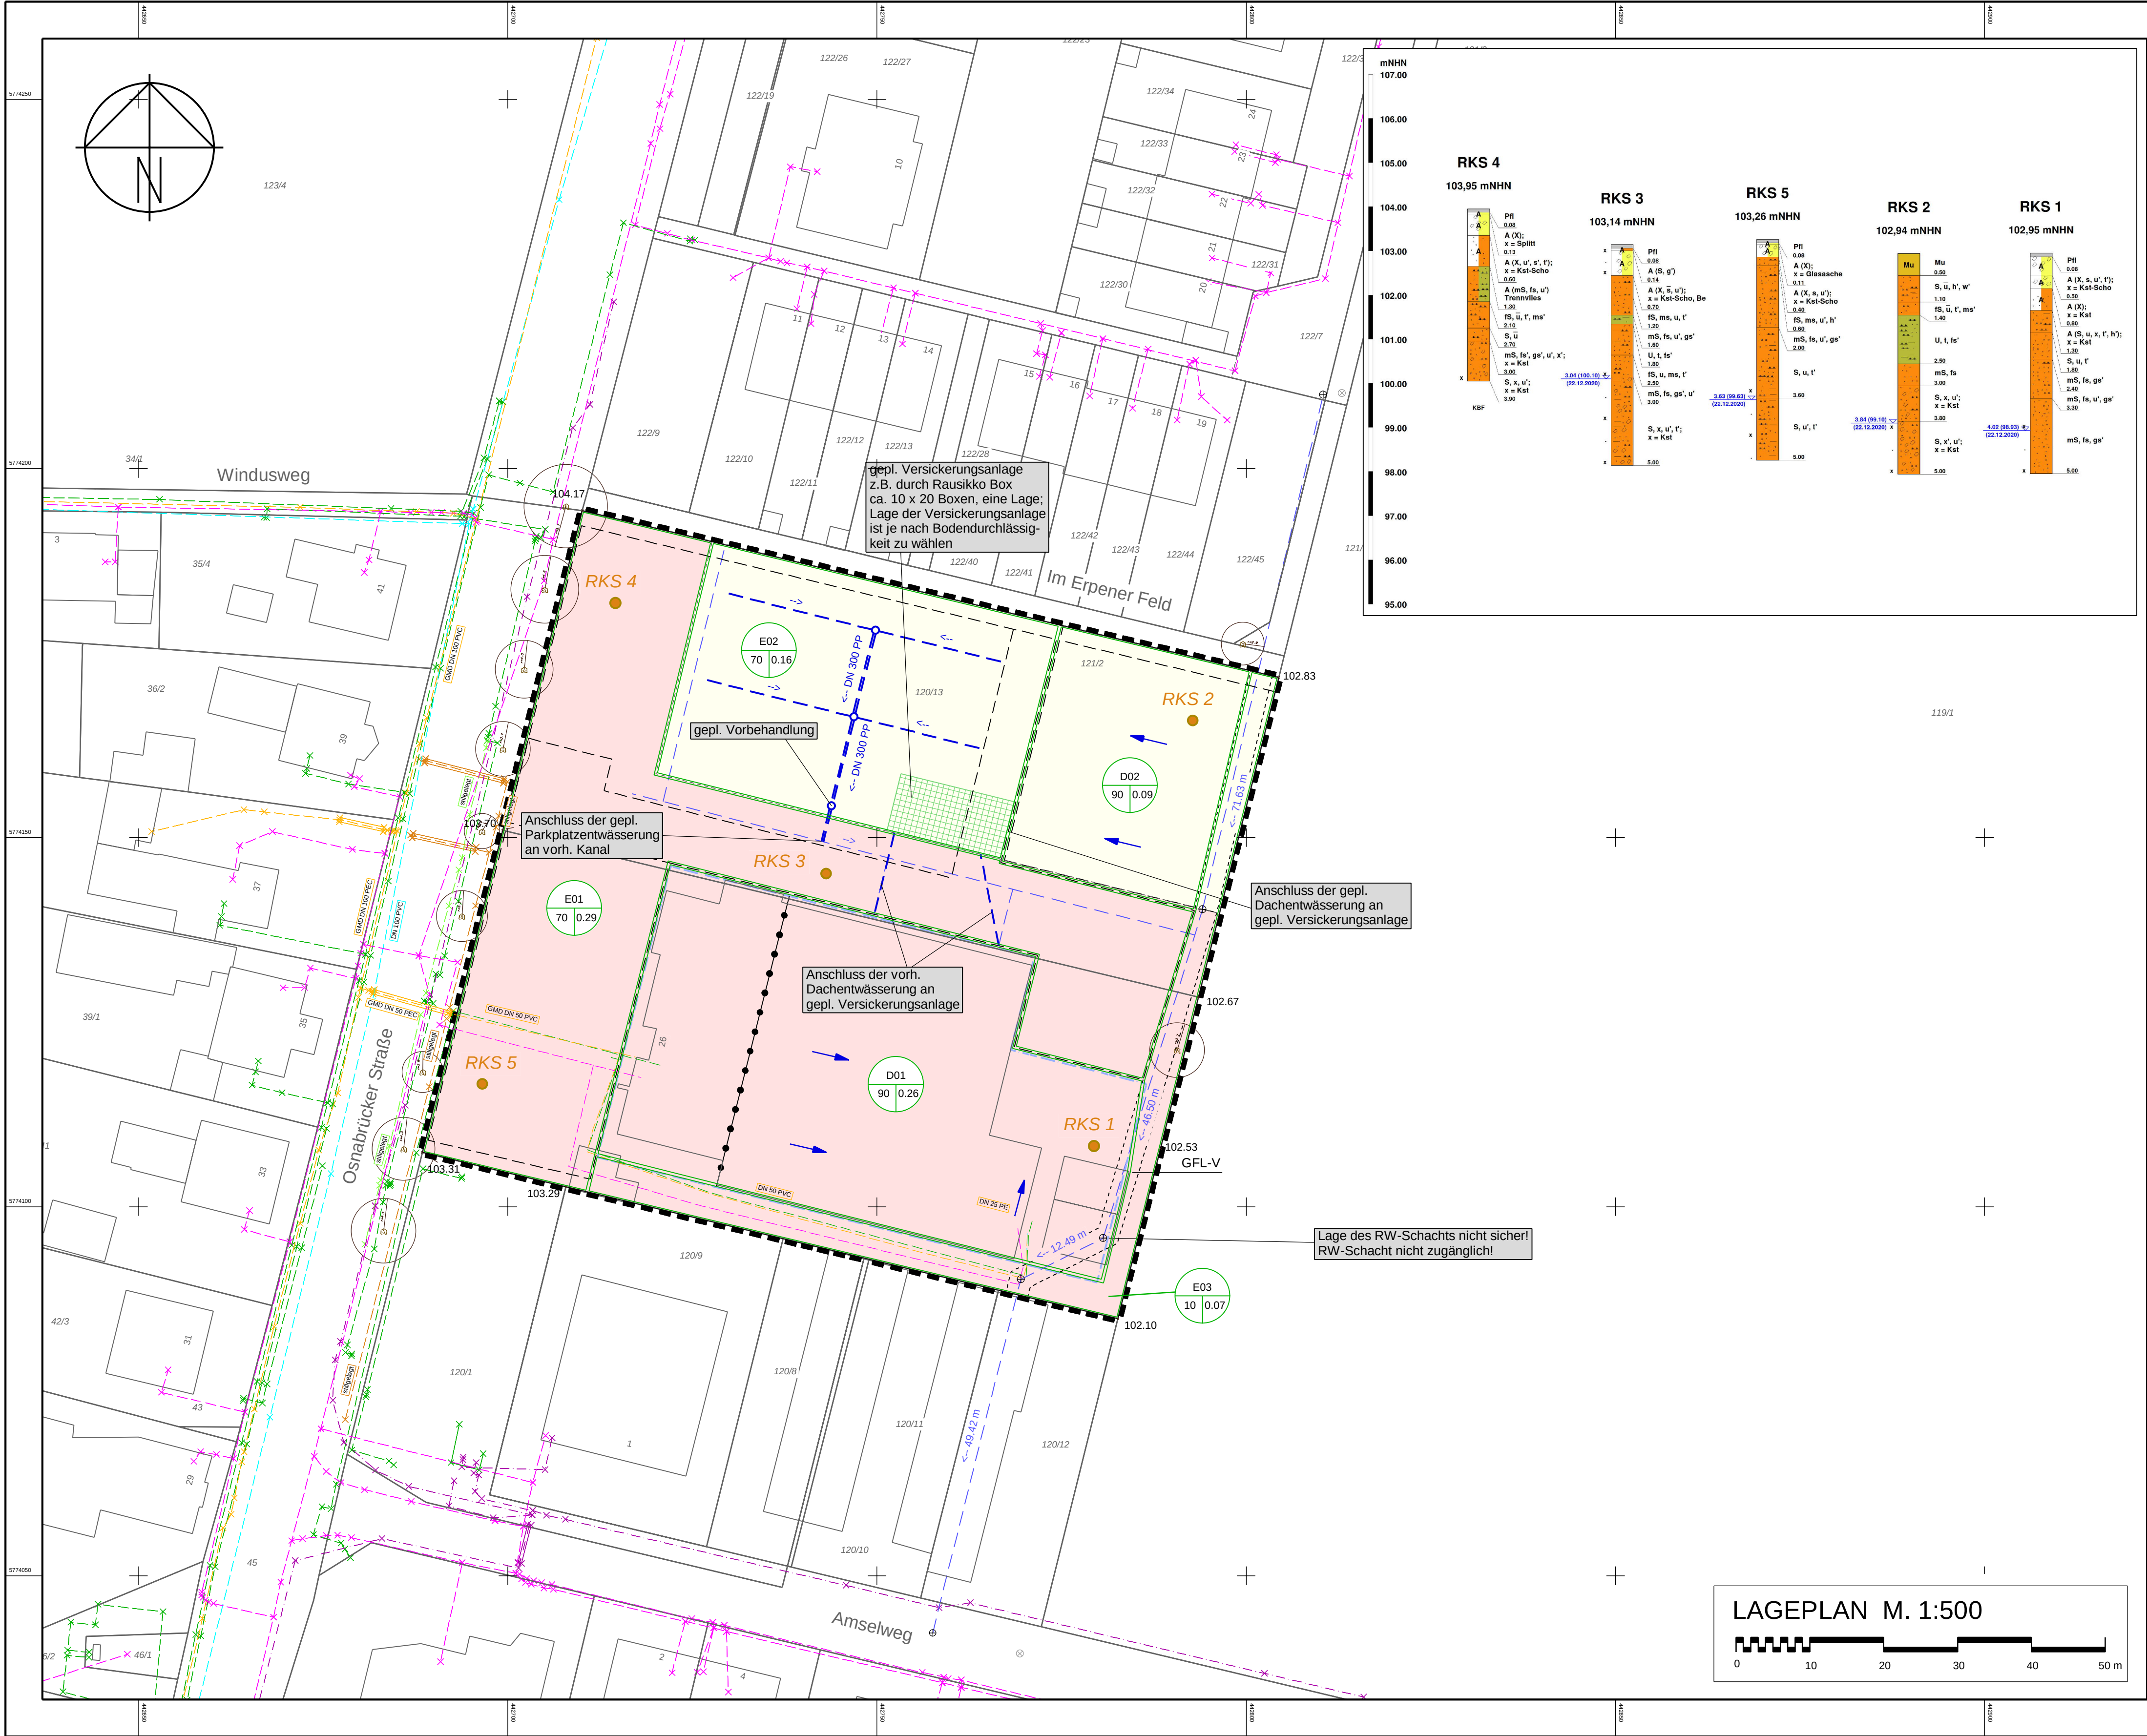

Hinweis:
Die Darstellung der Fremdleitungen im Plan dient der überschaubaren Information.
Sie erhebt keinen Anspruch auf Genauigkeit und Vollständigkeit.

Objekt / Darstellung	Versorgungsträger	Stand
Regenwasserkanal	Gemeinde Bad Rothenfelde	Februar 2021
Schmutzwasserkanal	...	
SW-Druckleitung	nicht vorhanden	
Wasserleitung	Stadtwerke Versmold	Juni 2021
Gasleitung	Stadtwerke Versmold	Juni 2021
Gasleitung stillgelegt	Stadtwerke Versmold	Juni 2021
Strom Erdkabel	Stadtwerke Versmold	Juni 2021
Strom stillgelegt	Stadtwerke Versmold	Juni 2021
Strom Erdkabel	EWE Netz Gmbh	Juni 2021
Telekommunikation	Deutsche Telekom AG	Februar 2021
Telekommunikation	Vodafone Kabel Deutschland GmbH	Februar 2021
Telekommunikation	EWE Netz GmbH	Juni 2021

Bestand:

- Einfahrt
- Eingang
- Baum
- Schachdeckel (rund)
- Straßenablauf
- Wasserschieber
- Hydrant
- Gasschieber
- Kabelkasten OI
- Kabelkasten UI
- Holzmast
- Stahlrohrmast
- Höhenhilfsmast
- Bank

Planung:

- Straßenbeleuchtung
- Ampel
- Höhen
- Mauer
- Zaun
- Hecke
- Querneigung
- Einfahrten
- Schmutzwasserkanal
- Schmutzwasserdruckleitung
- Regenwasserkanal
- SW-Schacht
- RW-Schacht
- Bohransatzpunkte

Planung:

- Regenwasserkanal
- RW-Schacht
- Regenwasserhausanschluss
- Nr. des Einzugsgebietes
- Größe in ha
- Befestigungsgrad in %
- Einzugsgebietsgrenze
- Parzellierungsvorschlag
- Stand vom: 01.12.2020
- Bebauungsplangrenze
- Baugrenze
- Dachentwässerung
- Erweiterung
- Bestand

Hinweis:
Die angegebenen Deckelhöhen sind vor Baubeginn
mit dem Straßenbauentwurf abzugleichen.
Alle Maße sind in der Örtlichkeit zu überprüfen.

3			
2			
1			
Nr.	Art der Änderung	Datum	bearbeitet

**Ingenieurbüro
Hans Tovar & Partner**
Beratende Ingenieure GbR

**Meyer zu Hörste
GmbH & Co. KG**
Osnabrücker Straße 26, 49214 Bad Rothenfelde
**Wasserwirtschaftliche
Voruntersuchung**
2. Änderung B-Plan Nr. 32
"Osnabrücker Straße / Amselweg"
in Bad Rothenfelde

- Wasserwirtschaft - Infrastruktur
- Straßenbau - Verkehr
- Landschaftsplanung
- Stadtplanung
- Ingenieurvermessung
- Geoinformationssysteme

LAGEPLAN

0 10 20 30 40 50 m

Anlage: 2
Blatt-Nr.:
Ausfertigung:

Maßstab: 1:500
Projekt-Nr.: 9359.011
System: ETRS89

bearbeitet: Sh/Ba/HI
geprüft: Ht/So
vermessen:

Osnabrück, den 30.06.2021

Planusschnitt: LK

Plat: N:\Projekte\9359\01\111 Graf\K03 CAD\Waw\9359011LK.sda\02_LK-WV.pdf

Weißer Breite 3
49084 Osnabrück
Telefon 0541 94003-0
Telefax 0541 94003-50
www.ibtweb.de