


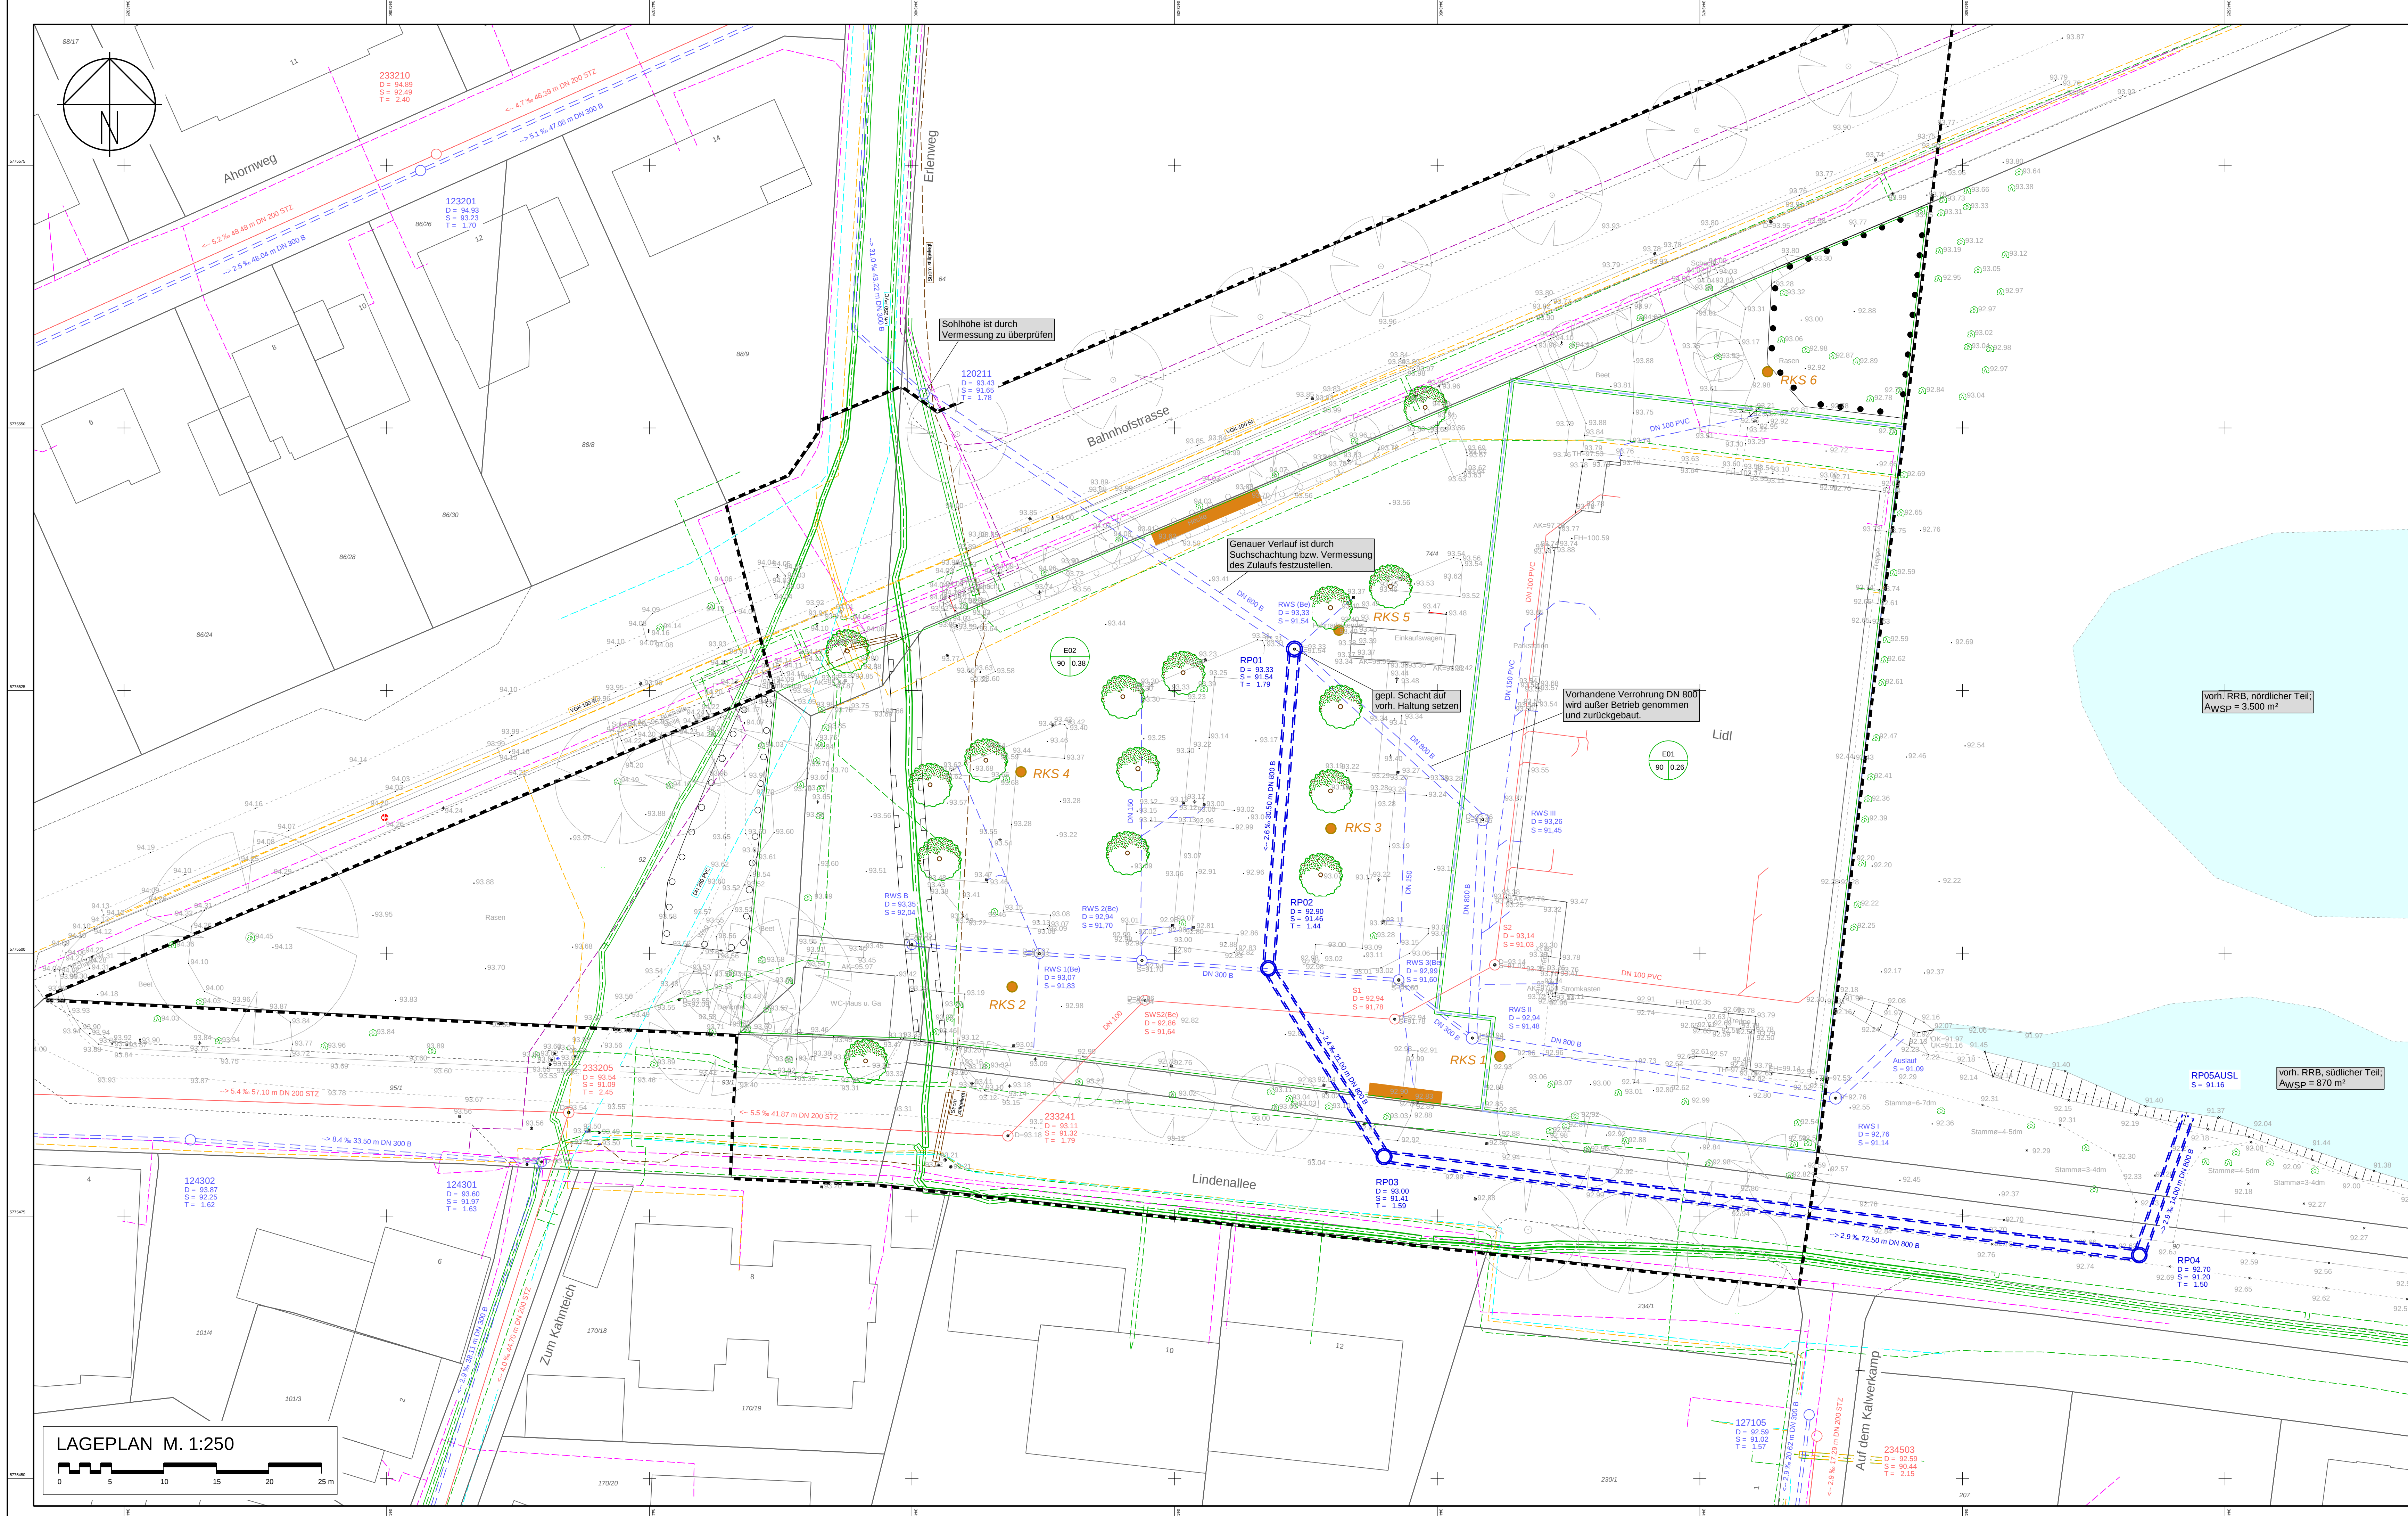

Hinweis:
Die Darstellung der Fremdleitungen im Plan dient der überschaubaren Information.
Sie erhebt keinen Anspruch auf Genauigkeit und Vollständigkeit.

Objekt / Darstellung	Versorgungsträger	Stand
Regenwasserkanal	Gemeinde Bad Rothenfelde	Dezember 2017
Schmutzwasserkanal	Gemeinde Bad Rothenfelde	Dezember 2017
SW-Druckleitung	nicht vorhanden	----
Wasserleitung	Stadtwerke Versmold	Oktober 2022
Gasleitung	Stadtwerke Versmold / Westnetz	Oktober 2022
Strom Erdkabel	Stadtwerke Versmold / Westnetz	Oktober 2022
Strom Freileitung	nicht vorhanden	----
Telekommunikation	Deutsche Telekom AG	August 2022
Telekommunikation	Vodafone Kabel Deutschland GmbH	August 2022
Telekommunikation	EWE	August 2022

Zeichenerklärung

Bestand:

- Einfahrt
- Eingang
- Baum
- Schachtdeckel (rund)
- Straßenablauf
- Wasserschieber
- Hydrant
- Gasschieber
- Kabelkasten OI
- Kabelkasten UI
- Holzmast
- Stahlrohrmast
- Hohehalspunkt
- Bank
- Straßenbeleuchtung
- Ampele
- Höhen
- Mauer
- Zaun
- Hecke
- Querneigung
- Einfahrten
- Höhenlinien
- Schmutzwasserkanal
- Schmutzwasserdruckleitung
- SW-Schacht
- RW-Schacht
- Befestigungsgrade
- Einzugsgebietsgrenze
- Schmutzwasserkanal
- Schmutzwasserdruckleitung
- Baugrenze
- Baum (Planung laut B-Plan)
- Einfahrten

Planung:


- Regenwasserkanal
- RW-Schacht
- Nr. des Einzugsgebietes
- Größe in ha
- Befestigungsgrad in %
- Einzugsgebietsgrenze
- Schmutzwasserkanal
- Schmutzwasserdruckleitung
- Baugrenze
- Baum (Planung laut B-Plan)
- Einfahrten

Hinweis:
Die angegebenen Deckelhöhen sind vor Baubeginn
mit dem Straßenbauentwurf abzugleichen.
Alle Maße sind in der Örtlichkeit zu überprüfen.

Die Vermessung wurde von metris³ Vermessungsingenieure GmbH übernommen (Stand: 21.03.2022)
und ergänzt (Stand: 17.07.2023).

Der Kanalbestand wurde von der Gemeinde Bad Rothenfelde übernommen (Stand: 01.12.2017).
Der Kanalbestand des Lidparkplatzes wurde von Dipl.-Ing. Wilfried Stockmeier
übernommen (Stand: 07.10.2014).

3			
2			
1			
Nr.	Art der Änderung	Datum	bearbeitet

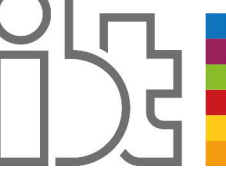Planverfasser:	Projekt-Nr.: 202.073
 Ingenieure + Planer Infrastruktur und Stadtentwicklung GmbH & Co. KG Osnabrück 0541 94003-0 Bensenbrück 05439 6093-0 www.itbw.de	bearb.: HU/Ba geprüft: MS/Vm Osnabrück, den 11.10.2023

Bauherr:	Gemeinde Bad Rothenfelde Landkreis Osnabrück	Frankfurter Straße 3 49214 Bad Rothenfelde Tel. 05424 223-0 Fax 05424 223-198 E-Mail: mal.bad@gemeinde-bad-rothenfelde.de www.gemeinde-bad-rothenfelde.de
----------	--	--

Wasserwirtschaftliche Voruntersuchung

B-Plan Nr. 3
„Bahnhofstraße / Lindenallee“
2. Änderung und Erweiterung

Lageplan

Anlage: 2	Blatt-Nr.: 1/1	Ausfertigung:	Maßstab: 1: 250	System: GK
--------------	-------------------	---------------	--------------------	---------------

Layert: LK
Pfad: N:\P\projekte\2020\731_Größe\05_Schacht\Wass\2020\731_K-05\14\02_LK-VU.dwg